


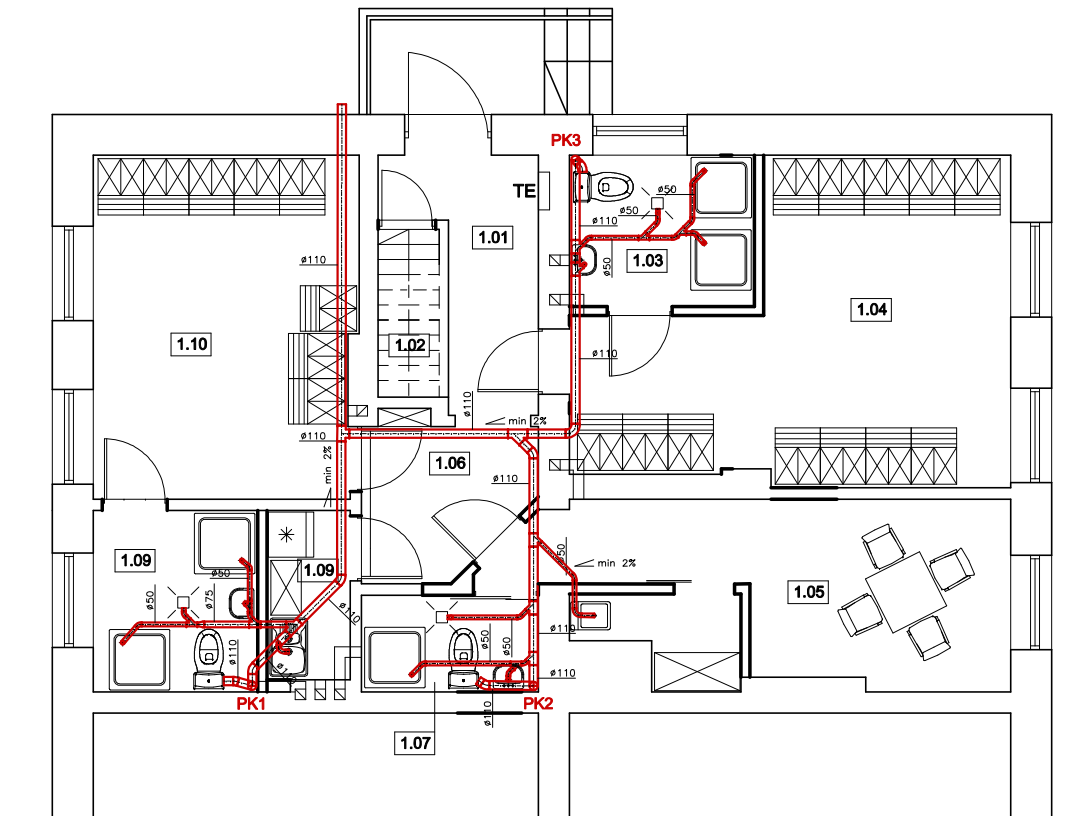

RZUT PRZYZIEMIA



LEGENDA:

-  kanalizacja sanitarna
-  PK 1 pion kanalizacji sanitarnej 110/75 wyprowadzony ponad dach budynku i zakończony rurą wywiewną

UWAGA:

Rury kanalizacyjne prowadzić pod stropem piwnic i połączyć z istniejącą kanalizacją D110

1.01 PRZEDPOKÓJ 4,89 PLYTY GRES	1.04 SZATNIA GOŚCI 18,72 PLYTY GRES	1.07 SANITARIAT SĘDZIÓW 3,00 TERAKOTA	1.10 SZATNIA GOSPODARZY 15,70 PLYTY GRES
1.02 SCHODY 1,80 PLYTY GRES	1.05 POKÓJ SĘDZIÓW 14,57 PLYTY GRES	1.08 POM. PORZĄDKOWE 2,48 TERAKOTA	
1.03 SANITARIAT GOŚCI 4,80 TERAKOTA	1.06 HOL 4,20 PLYTY GRES	1.09 ANEKS KUCHENNY 3,02 TERAKOTA	

BM FIRMA BUDOWLANA I HANDLOWA
mgr inż. Barbara MALEC
malecbarbara@poczta.onet.pl tel. kom. 602 22 90 70 91 - 020 ŁÓDŹ ul. Inowrocławska 5 m. 61

TEMAT:
ZMIANA SPOSOBU UŻYTKOWANIA LOKALU MIESZKALNEGO
NA ZAPLECZE SANITARNO - SZATNIOWE W BUDYNKU SZKOŁY
PODSTAWOWEJ W MIERZYNIE

LOKALIZACJA: Mierzyn, gm. Rozprza, działka nr ew. gr. 1364/2

PROJEKTANT: mgr inż. Konrad Toczyński
upr. UAN.IV.7342/30/91

SPRAWDZAJĄCY: mgr. inż. Robert Kosela
upr. 9/01/WŁ

TYTUŁ RYS.: INSTALACJA KANALIZACJI SANITARNEJ - RZUT PARTERU

DATA: luty 2012 r.

SKALA: 1:100

NR. RYS.: I-03