


BIURO PROJEKTOWE I USŁUG TECHNICZNYCH	
mgr inż. Tadeusz Pabín ul. Korczaka 9	
Nazwa obiektu	Branża
Budowa Chłodnika Wzdłuż Drogi Główniej Rozprza- Nowa Wieś wraz z Oświetleniem i Budowa Zatok Parkingowej przy Chłodniczu w Rozprza	Elektr.
Numer wydawniczy: 916 Rozprza, dz. nr 442, 445, 91	
Nazwa i adres inwestora: GMINA ROZPRZA ul. Al. 900-lecia 3	
Branża	Data
Inż. i nazwisko	Wzrost
mgr inż. Tadeusz Pabín	07.2010
Elektr.	Projektant
Nazwa rysu	
Prójekt Zagospodarowania Działki	
Skala 1:500	
Lp. 1	

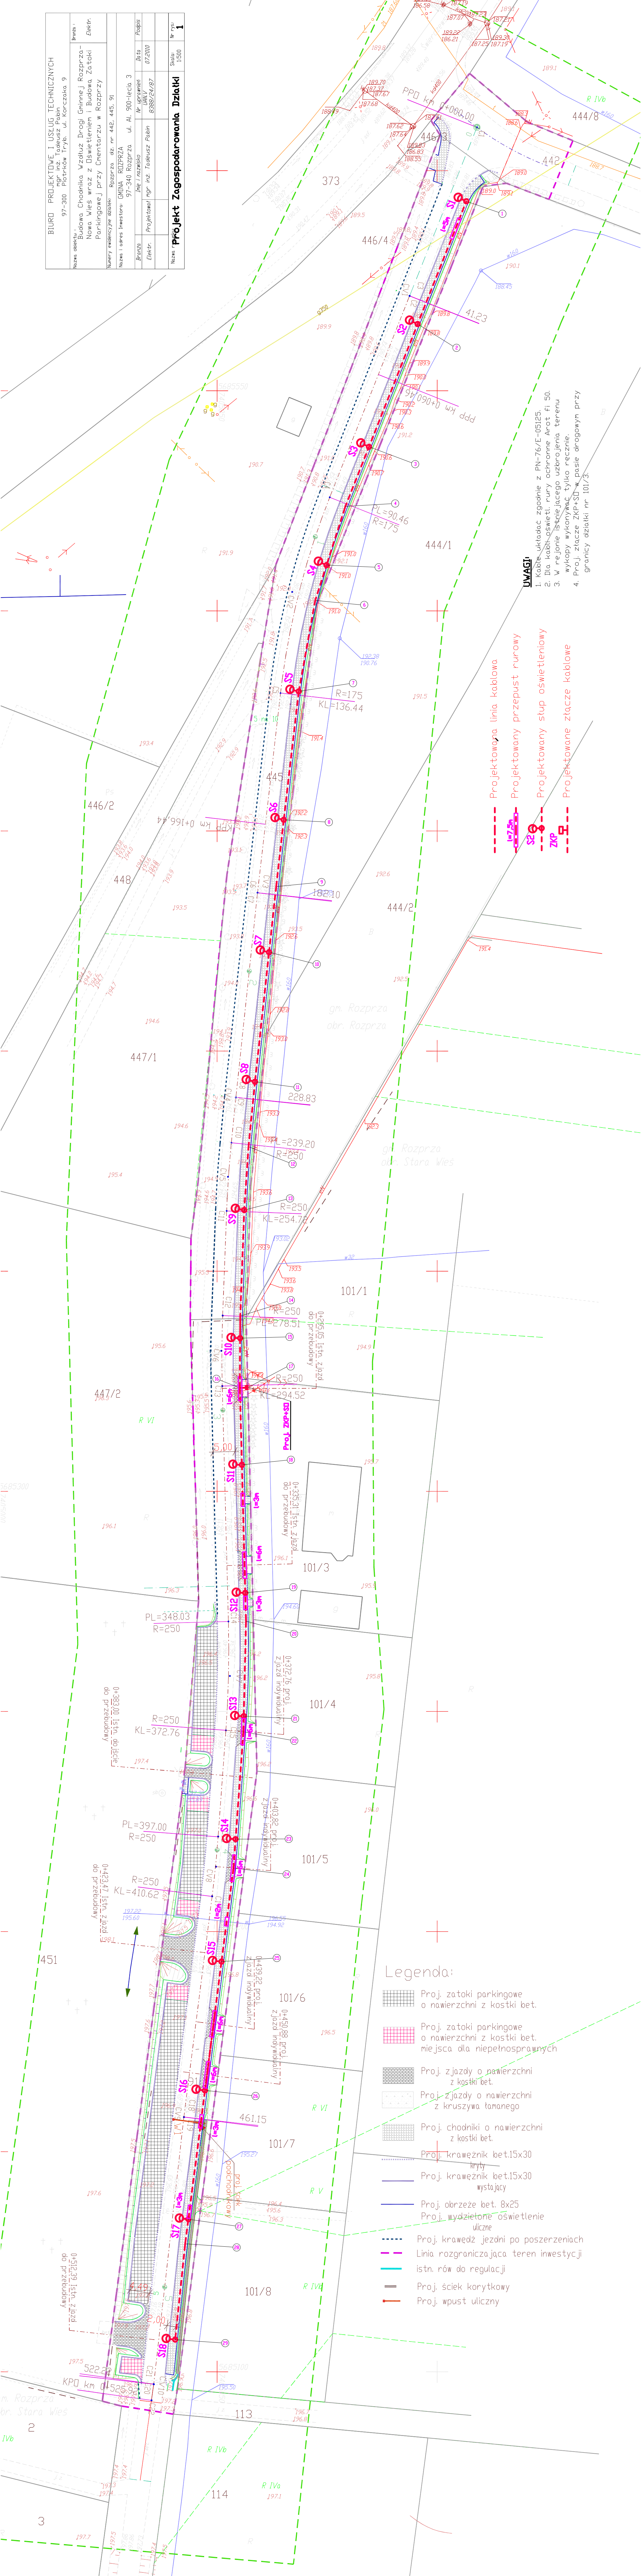

- UWAGI:**
- Kable układac zgodnie z PN-76/E-05125.
  - Dla kabli oświetl. rury ochronne Arot Fl 50.
  - W rejonie istniejącego uzbrojenia terenu wykopy wykonywać tylko ręcznie.
  - Proj. złącze ZKP+SD w pasie drogowym przy granicy działki nr 101/3.

- Projekcyjna linia kablowa
- Projekcyjny przepust rurowy
- Projekcyjny słup oświetleniowy
- Projekcyjne złącze kablowe

- Legenda:**
- Proj. zatoki parkingowe o nawierzchni z kostki bet.
  - Proj. zatoki parkingowe o nawierzchni z kostki bet. miejsca dla niepełnosprawnych
  - Proj. zjazdy o nawierzchni z kostki bet.
  - Proj. zjazdy o nawierzchni z kruszywa tamanego
  - Proj. chodniki o nawierzchni z kostki bet.
  - Proj. krawężnik bet.15x30 kryty
  - Proj. krawężnik bet.15x30 wystający
  - Proj. obrzeże bet. 8x25
  - Proj. wydzielone oświetlenie uliczne
  - Proj. kraweż jezdn po poszerzeniach
  - Linia rozgraniczająca teren inwestycji
  - istn. rów do regulacji
  - Proj. ściek korytkowy
  - Proj. wpust uliczny